


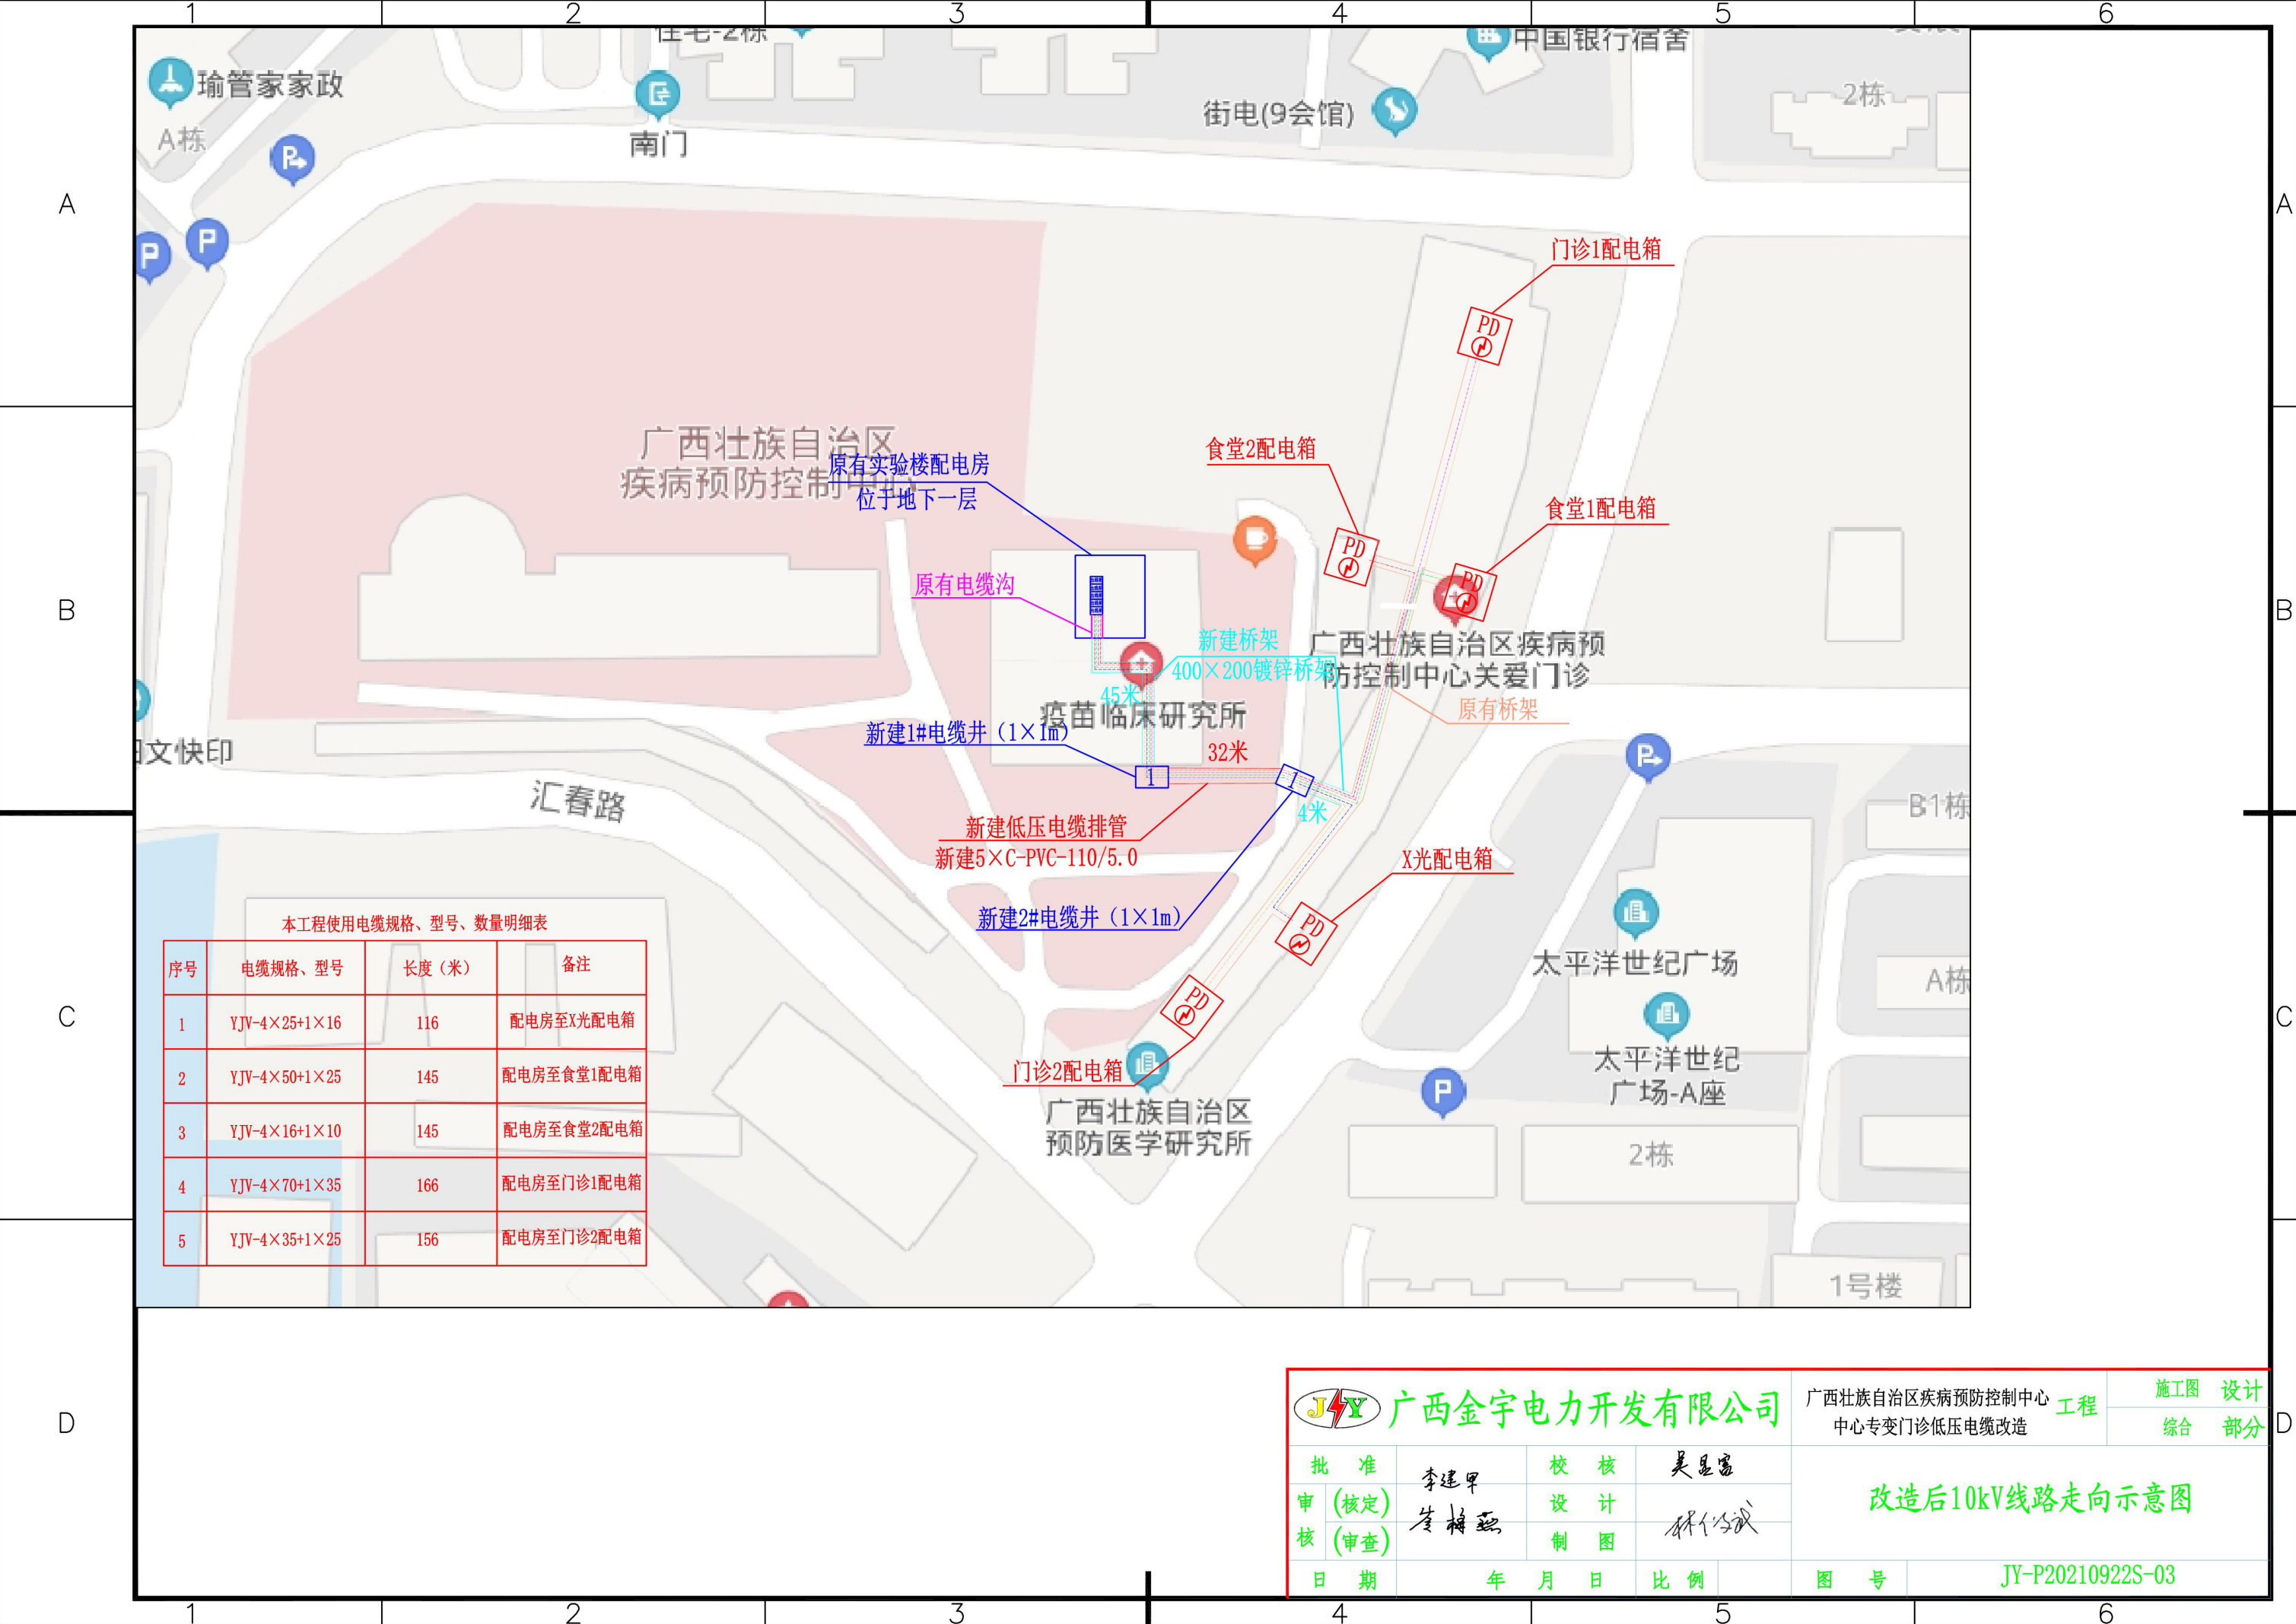

本工程使用电缆规格、型号、数量明细表

序号	电缆规格、型号	长度（米）	备注
1	YJV-4×25+1×16	116	配电房至X光配电箱
2	YJV-4×50+1×25	145	配电房至食堂1配电箱
3	YJV-4×16+1×10	145	配电房至食堂2配电箱
4	YJV-4×70+1×35	166	配电房至门诊1配电箱
5	YJV-4×35+1×25	156	配电房至门诊2配电箱

广西金宇电力开发有限公司

批准
审核
日期

核定
审查

李建军
岑梅燕

校核
设计
制图

吴显富
林仁斌

日期

年 月 日

图号

JY-P20210922S-03

广西金宇电力开发有限公司

广西壮族自治区疾病预防控制中心工程
中心专变门诊低压电缆改造

施工图
设计
综合
部分

改造后10kV线路走向示意图